



Planta baixa Térreo
Escala 1:100

Linha de instalação - PAVIMENTO TÉRREO	
PVC Espelho	1,00
Bucha de vedação longa	40 mm - 2,00
Juncho 90°	2,00
Tubo rígido cp pasta fria	40 mm - 8,89
Tubo 90°	1,00
40 mm	1,00
PVC Espelho	1,00
Juncho 90° vedador	20 mm - 1,00
Tubo	20 mm - 4,00
20 mm	1,00
20 mm	4,00
Legenda de conexão - PAVIMENTO TÉRREO	
Plano	

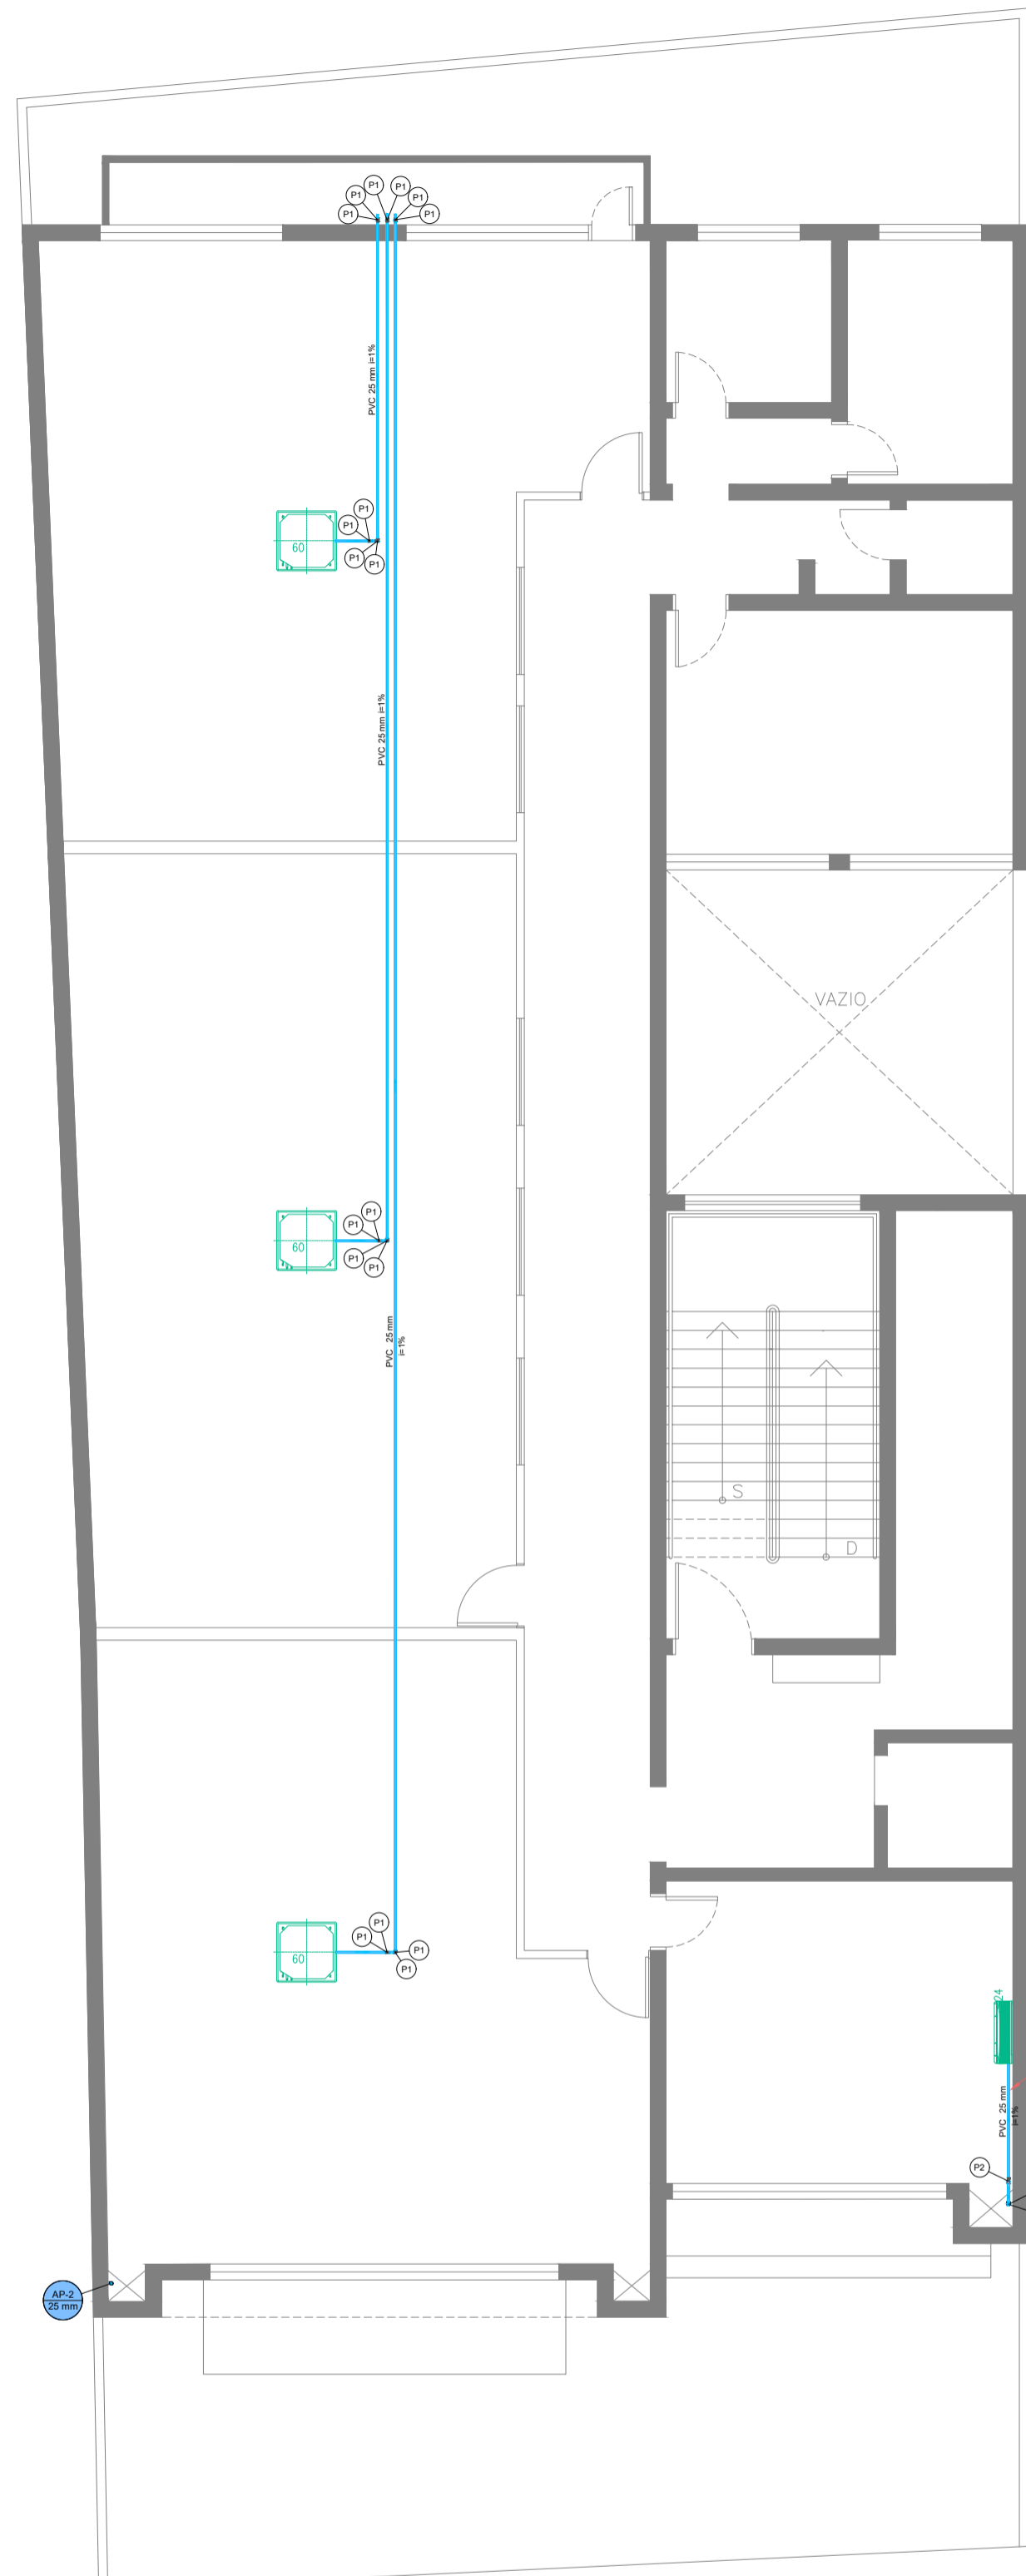

Planta baixa 1º Pavimento
Escala 1:100

Linha de instalação - 1º PAVIMENTO	
PVC Espelho	1,00
Bucha de vedação longa	40 mm - 2,00
Juncho 90°	2,00
Tubo rígido cp pasta fria	40 mm - 8,89
Tubo 90°	1,00
40 mm	1,00
PVC Espelho	1,00
Juncho 90° vedador	20 mm - 1,00
Tubo	20 mm - 4,00
20 mm	1,00
20 mm	4,00
Legenda de conexão - 1º PAVIMENTO	
Plano	

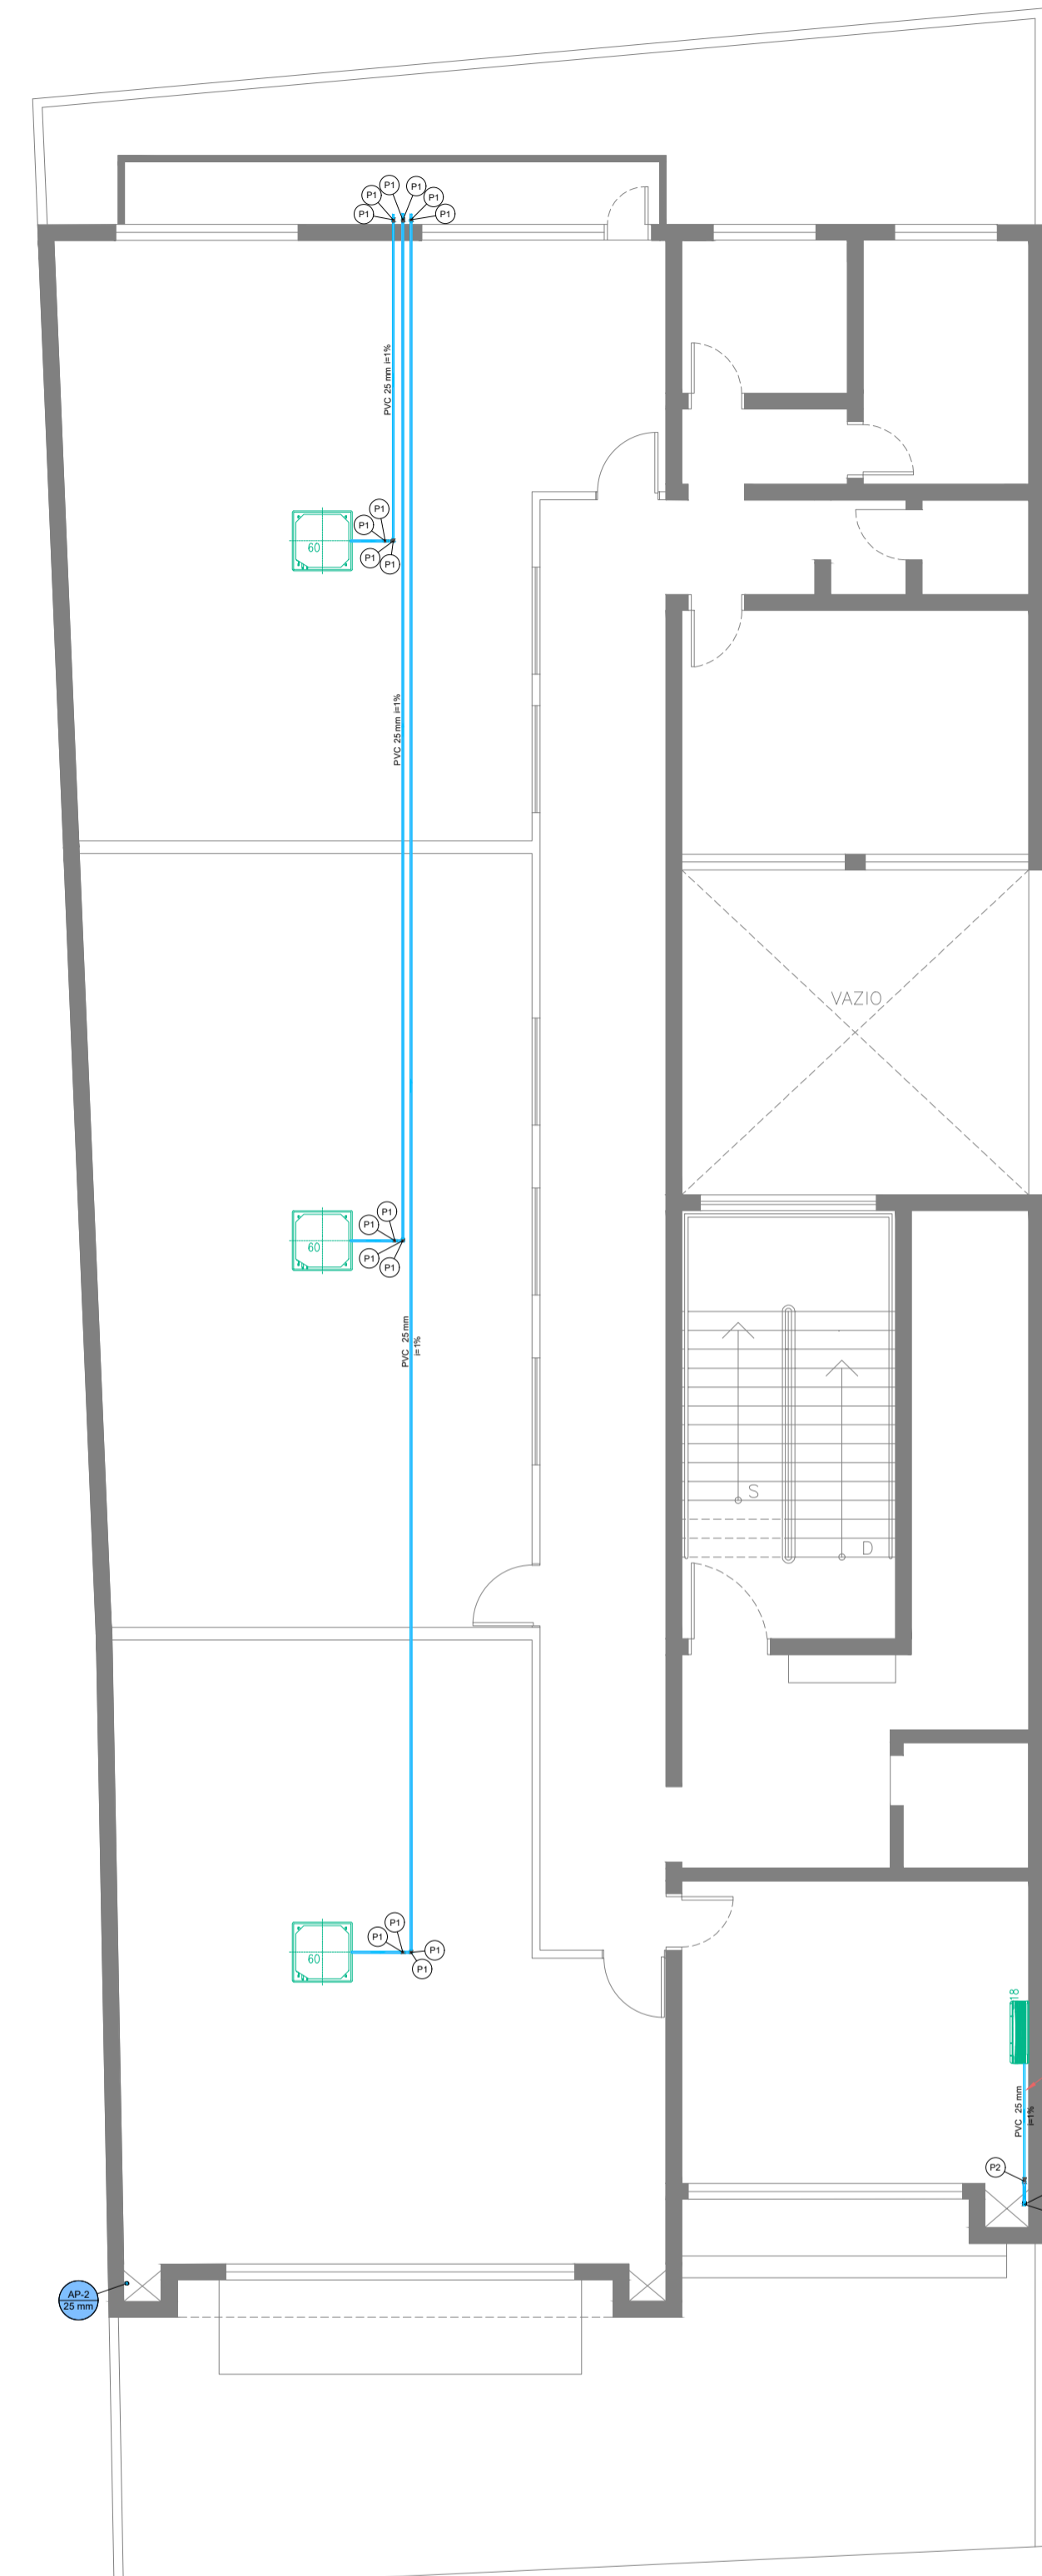

Planta baixa 2º Pavimento
Escala 1:100

Linha de instalação - 2º PAVIMENTO	
PVC Espelho	1,00
Bucha de vedação longa	40 mm - 2,00
Juncho 90°	2,00
Tubo rígido cp pasta fria	40 mm - 8,89
Tubo 90°	1,00
40 mm	1,00
PVC Espelho	1,00
Juncho 90° vedador	20 mm - 1,00
Tubo	20 mm - 4,00
20 mm	1,00
20 mm	4,00
Legenda de conexão - 2º PAVIMENTO	
Plano	

CÓPIA CONTROLADA
LIBERADO EXECUTIVO
DATA: 14/08/24 REV.: 00 AUTORIZADO: RODRIGO RESP.

REV.	DATA	EMISSÃO INICIAL	DESCRIÇÃO	RODRIGO RODRIGUES RESP.
00	14/08/2024			


PRJ - DRENAGEM

ENGENHARIA
RODRIGO RODRIGUES ENGENHARIA
End. Rua Ambrosina Conceição Soares, 72
Jardim Santa Cruz - Iperó/SP
cel.: (15) 99758-8998
e-mail: contato@rodrigorodrigues.eng.br
www.rodrigorodrigues.eng.br

CLIENTE		TÍTULO		FOLHA
SUSTENIDOS ORGANIZAÇÃO SOCIAL DE CULTURA		PLANTA BAIXA - PAVIMENTO TÉRREO / 1º e 2º PAVIMENTO		1 / 2
OBRA		REFORMA DE EDIFICAÇÃO PARA IMPLANTAÇÃO DE MUSICALIZAÇÃO E ARTES DO CONSERVATÓRIO DE TATUÍ		
ENDEREÇO		RUA ONZE DE AGOSTO, 620 - CENTRO - TATUÍ/SP		
RESP. TÉCNICO		DATA INÍCIO	DATA REVISÃO	REVISÃO
RODRIGO RODRIGUES DE LIMA - CREA: 5069705984		14/08/2024	-	00
ART: 2420241425900		ESCALA		INDICADAS

DESENHO DE PROPRIEDADE DO RODRIGO RODRIGUES ENGENHARIA. ELABORADO EM SOFTWARE ESPECÍFICO, SENDO PROIBIDA SUA REPRODUÇÃO TOTAL OU PARCIAL SEM A NOSSA AUTORIZAÇÃO. DIREITOS AUTORAIS RESERVADOS LEI Nº 5194/66.

* PARA PLANTAS EM ANEXO, UTILIZE A ESCALA DO CAD. DO 1º. * PARA PLANTAS EM PDF, CONFIGURE A PLANTA COMO: PRJ - DRENAGEM

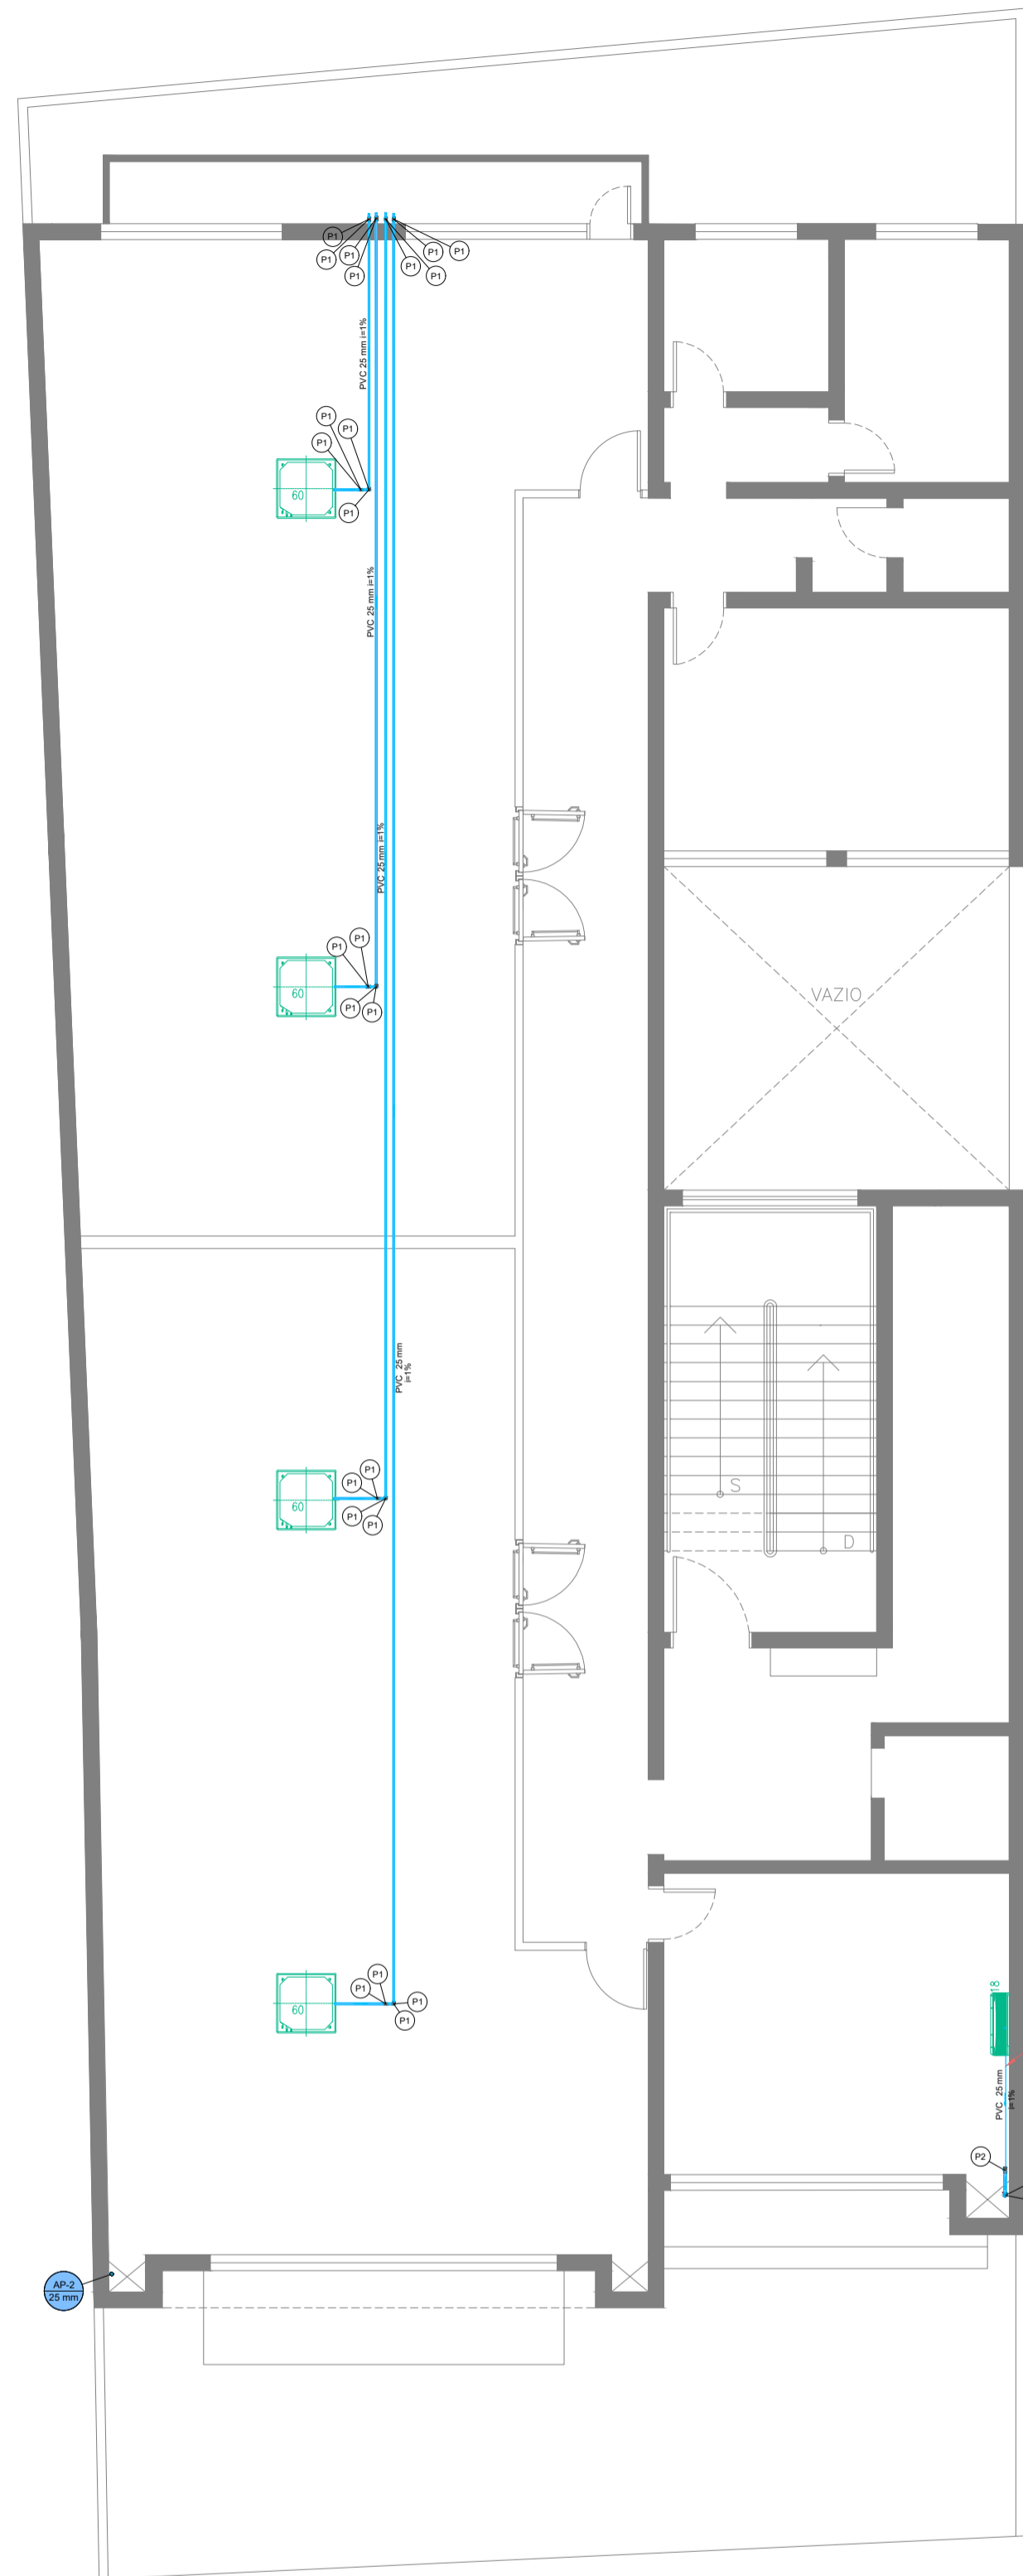


Planta baixa 3º Pavimento
Escala 1:100

Lista de materiais - 3º PAVIMENTO	
PVC Espelho	1,00
Bucha de vedação longa	40 mm - 20 mm
Tubo tipo C para fio	40 mm
40 mm	1,00
PVC Espelho	20 mm
Bucha 90° vedação	20 mm
Tubo	40 mm
20 mm	2,00

Legenda de materiais - 3º PAVIMENTO	
1	PVC Espelho
2	Bucha 90° vedação
3	Bucha de vedação longa
4	Tubo tipo C para fio
5	Tubo

Legenda de materiais - 4º PAVIMENTO	
1	PVC Espelho
2	Bucha 90° vedação
3	Bucha de vedação longa
4	Tubo tipo C para fio
5	Tubo

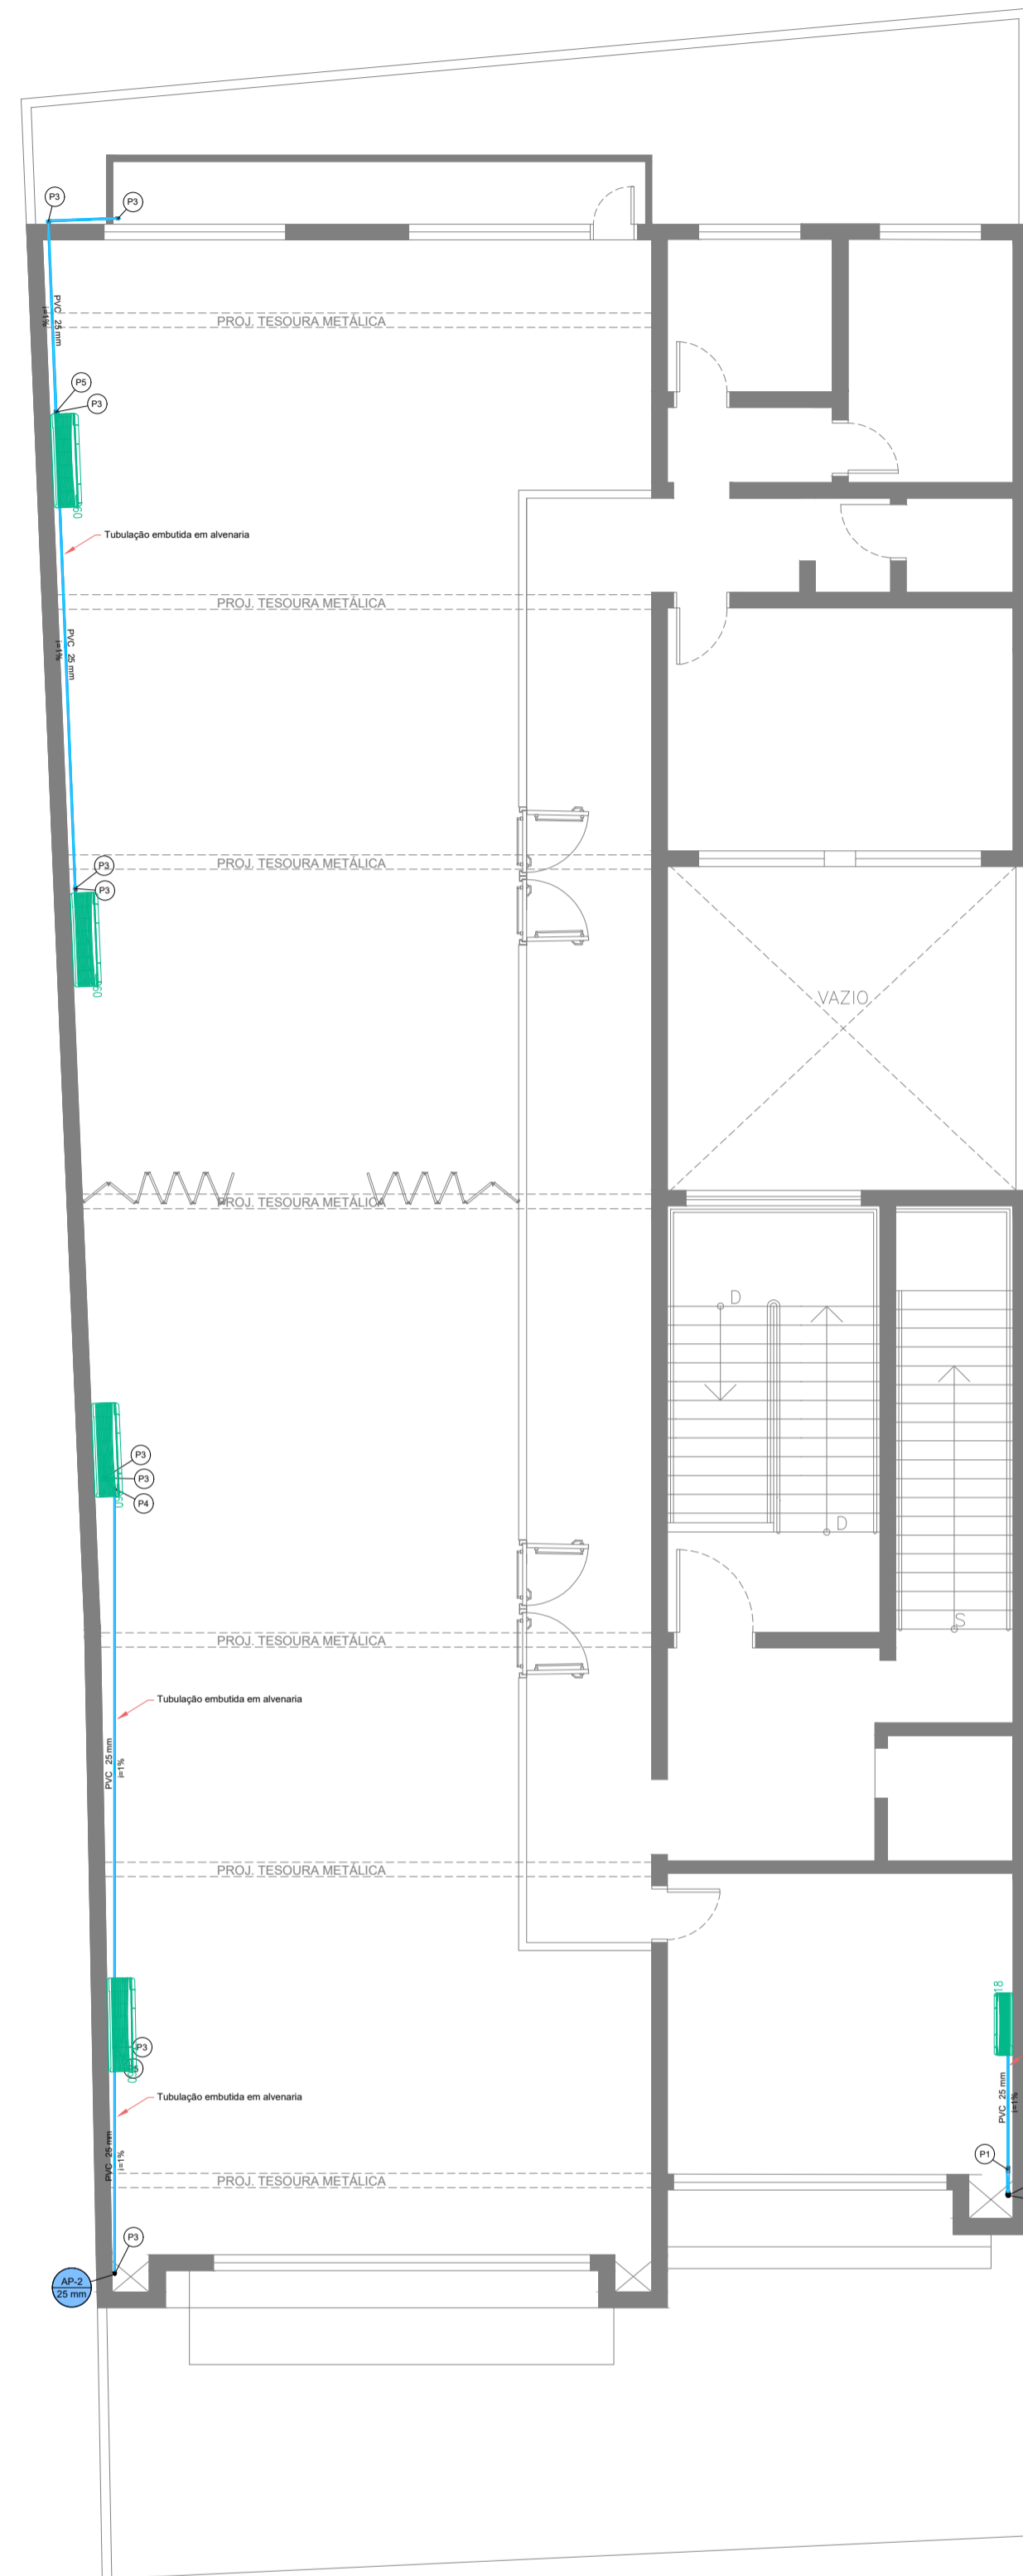


Planta baixa 4º Pavimento
Escala 1:100

Lista de materiais - 4º PAVIMENTO	
PVC Espelho	1,00
Bucha de vedação longa	40 mm - 20 mm
Juntas 90°	40 mm
40 mm	1,00
Tubo tipo C para fio	40 mm
40 mm	1,00
PVC Espelho	20 mm
Juntas 90° vedação	20 mm
Tubo	40 mm
20 mm	2,00

Legenda de materiais - 4º PAVIMENTO	
1	PVC Espelho
2	Bucha 90° vedação
3	Bucha de vedação longa
4	Tubo tipo C para fio
5	Tubo

Legenda de materiais - 5º PAVIMENTO	
1	PVC Espelho
2	Bucha 90° vedação
3	Bucha de vedação longa
4	Tubo tipo C para fio
5	Tubo

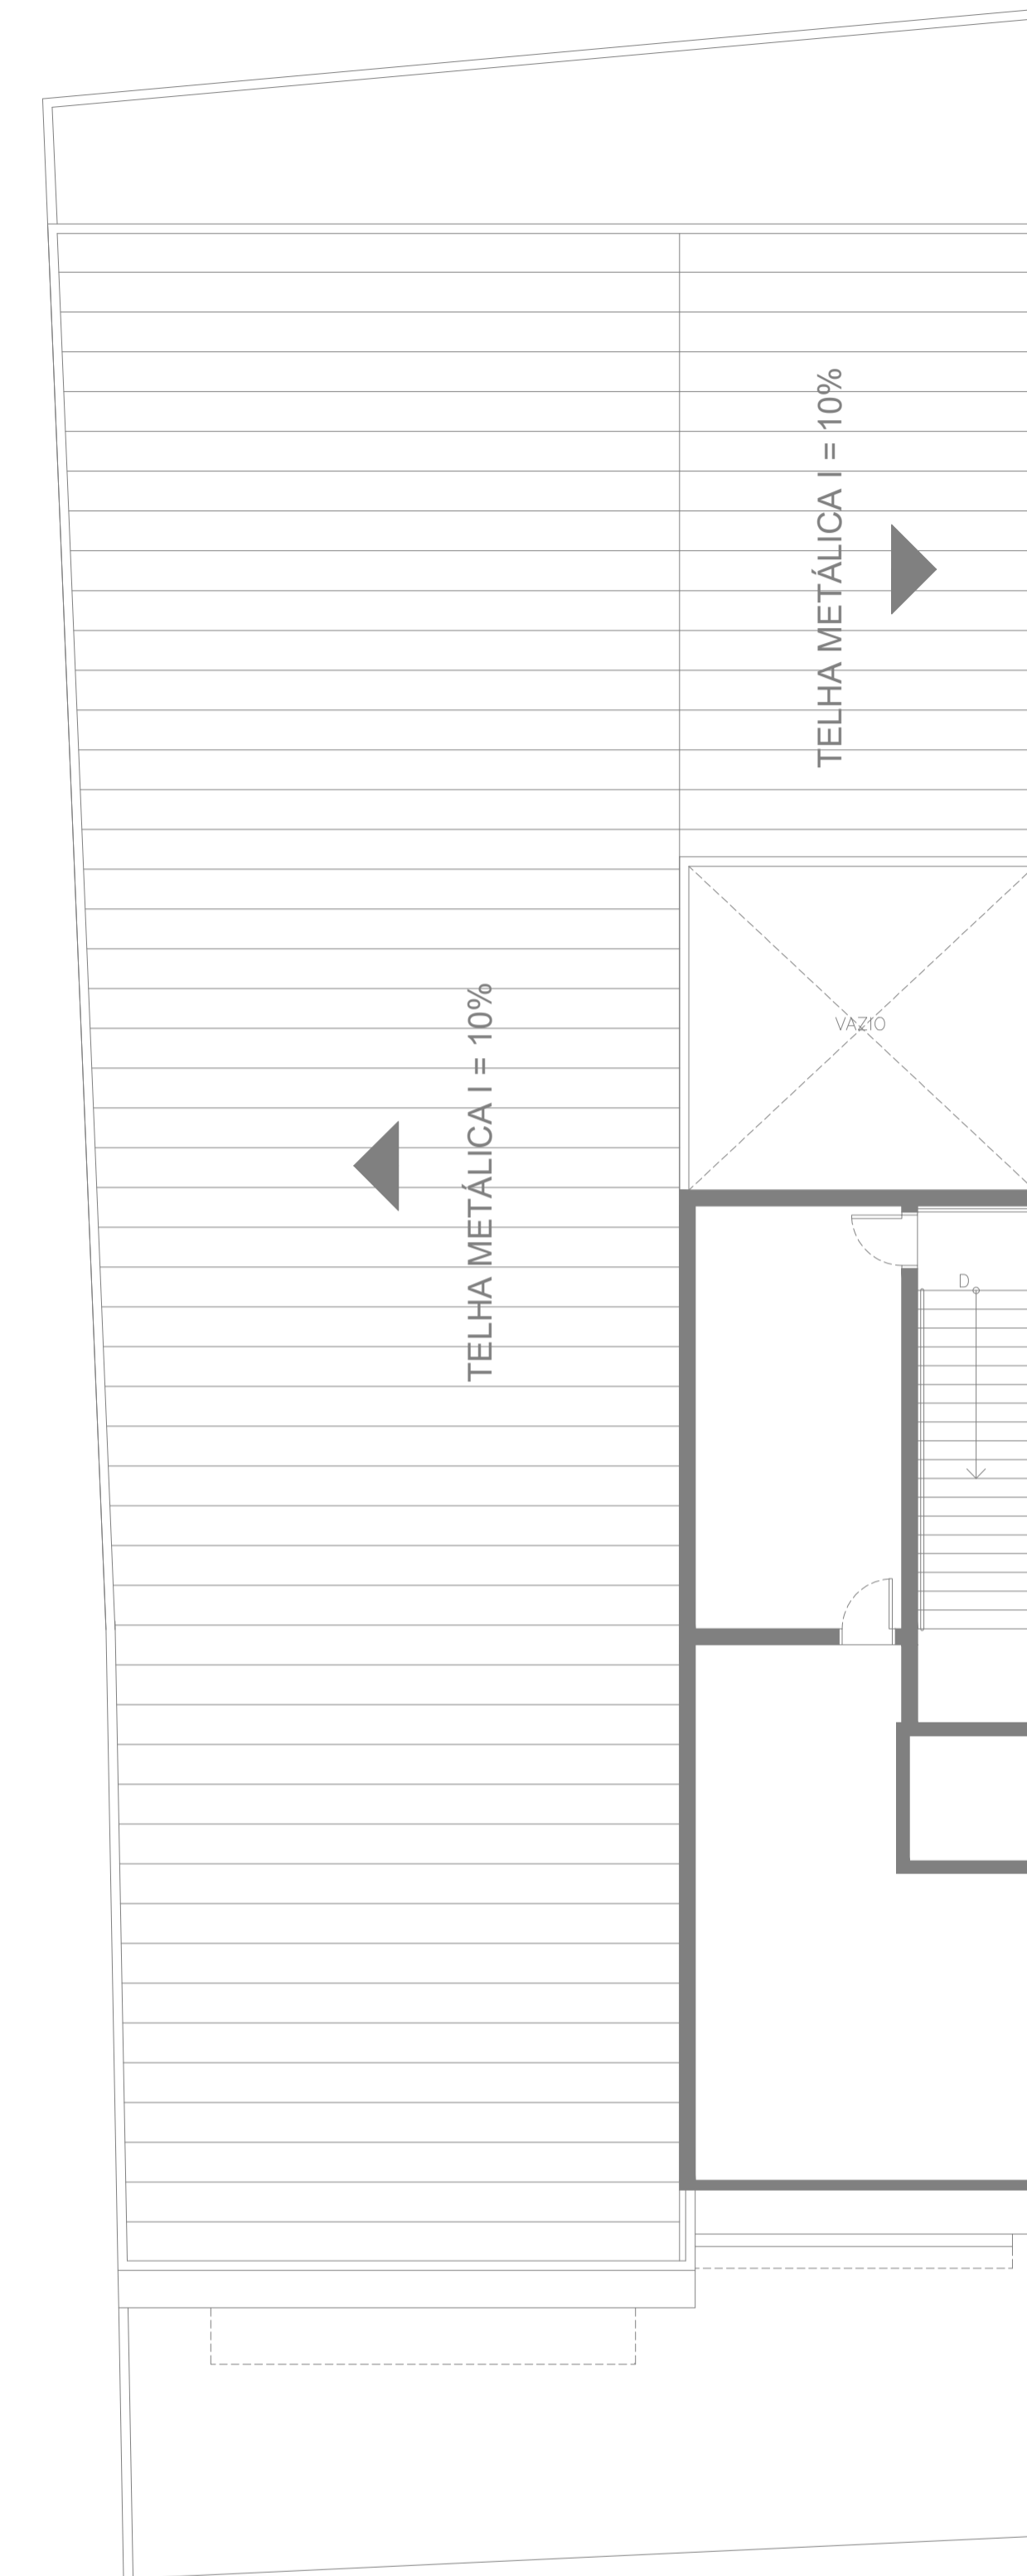

Planta baixa Cobertura
Escala 1:100

CÓPIA CONTROLADA
LIBERADO EXECUTIVO
DATA: 14/08/24 REV.: 00 AUTORIZADO: RODRIGO

REV.	DATA	EMISSÃO INICIAL	DESCRIÇÃO	RESP.
00	14/08/2024			RODRIGO RODRIGUES

PRJ - DRENAGEM

ENGENHARIA

RODRIGO RODRIGUES ENGENHARIA
 End. Rua Ambrosina Conceição Soares, 72
 Jardim Santa Cruz - Iperó/SP
 cel.: (15) 99758-8998
 e-mail: contato@rodrigorodrigues.eng.br
 www.rodrigorodrigues.eng.br

CLIENTE	OBRA	ENDEREÇO	TÍTULO	FOLHA
SUSTENIDOS ORGANIZAÇÃO SOCIAL DE CULTURA	REFORMA DE EDIFICAÇÃO PARA IMPLANTAÇÃO DE MUSICALIZAÇÃO E ARTES DO CONSERVATÓRIO DE TATUÍ	RUA ONZE DE AGOSTO, 620 - CENTRO - TATUÍ/SP	PLANTA BAIXA - 3º e 4º PAVIMENTO / COBERTURA	2 / 2
RESP. TÉCNICO	RODRIGO RODRIGUES DE LIMA - CREA: 5069705984	DATA INÍCIO	DATA REVISÃO	REVISÃO
		14/08/2024	-	00
				INDICADAS

DESENHO DE PROPRIEDADE DO RODRIGO RODRIGUES ENGENHARIA. ELABORADO EM SOFTWARE ESPECÍFICO, SENDO PROIBIDA SUA REPRODUÇÃO TOTAL OU PARCIAL SEM A NOSSA AUTORIZAÇÃO. DIREITOS AUTORAIS RESERVADOS LEI Nº 5194/66.

PARA FOLHAS EM ANEXO, UTILIZE A ESCALA DO CAD. DO 1º. PARA DRENAGEM, PDF CONFIGURE A PLANTA COBERTURA.